

OZNACZENIA:


	Dwa moduły RJ 45 Mosalic 22,5x45 w uchwycie 0109 56 montowanym w puszcze podtynkowej w ścianie. Gniazda RJ-45, włączone do GPD
12k - - - - -	12 kabli UTP 4x2x0,5 (okablowanie strukturalne)
- 338904 -	Kabel fabryczny 2-4 parowy (okablowanie wideodomofonowe)

OZNACZENIA:

	Czujka podczerwieni pasywnej
SA1	Sygnalizator akustyczny
YTDY 6	kabel YTDY 6x0,5 do czujki podczerwieni pasywnej
3x YTDY 4	3 kable YTDY 4x0,5 do czujnika magnetycznego
UTP 4x2	kabel UTP 4x2x0,5

UWAGI:

1. Rysunek czytać łącznie ze schematami poszczególnych instalacji.

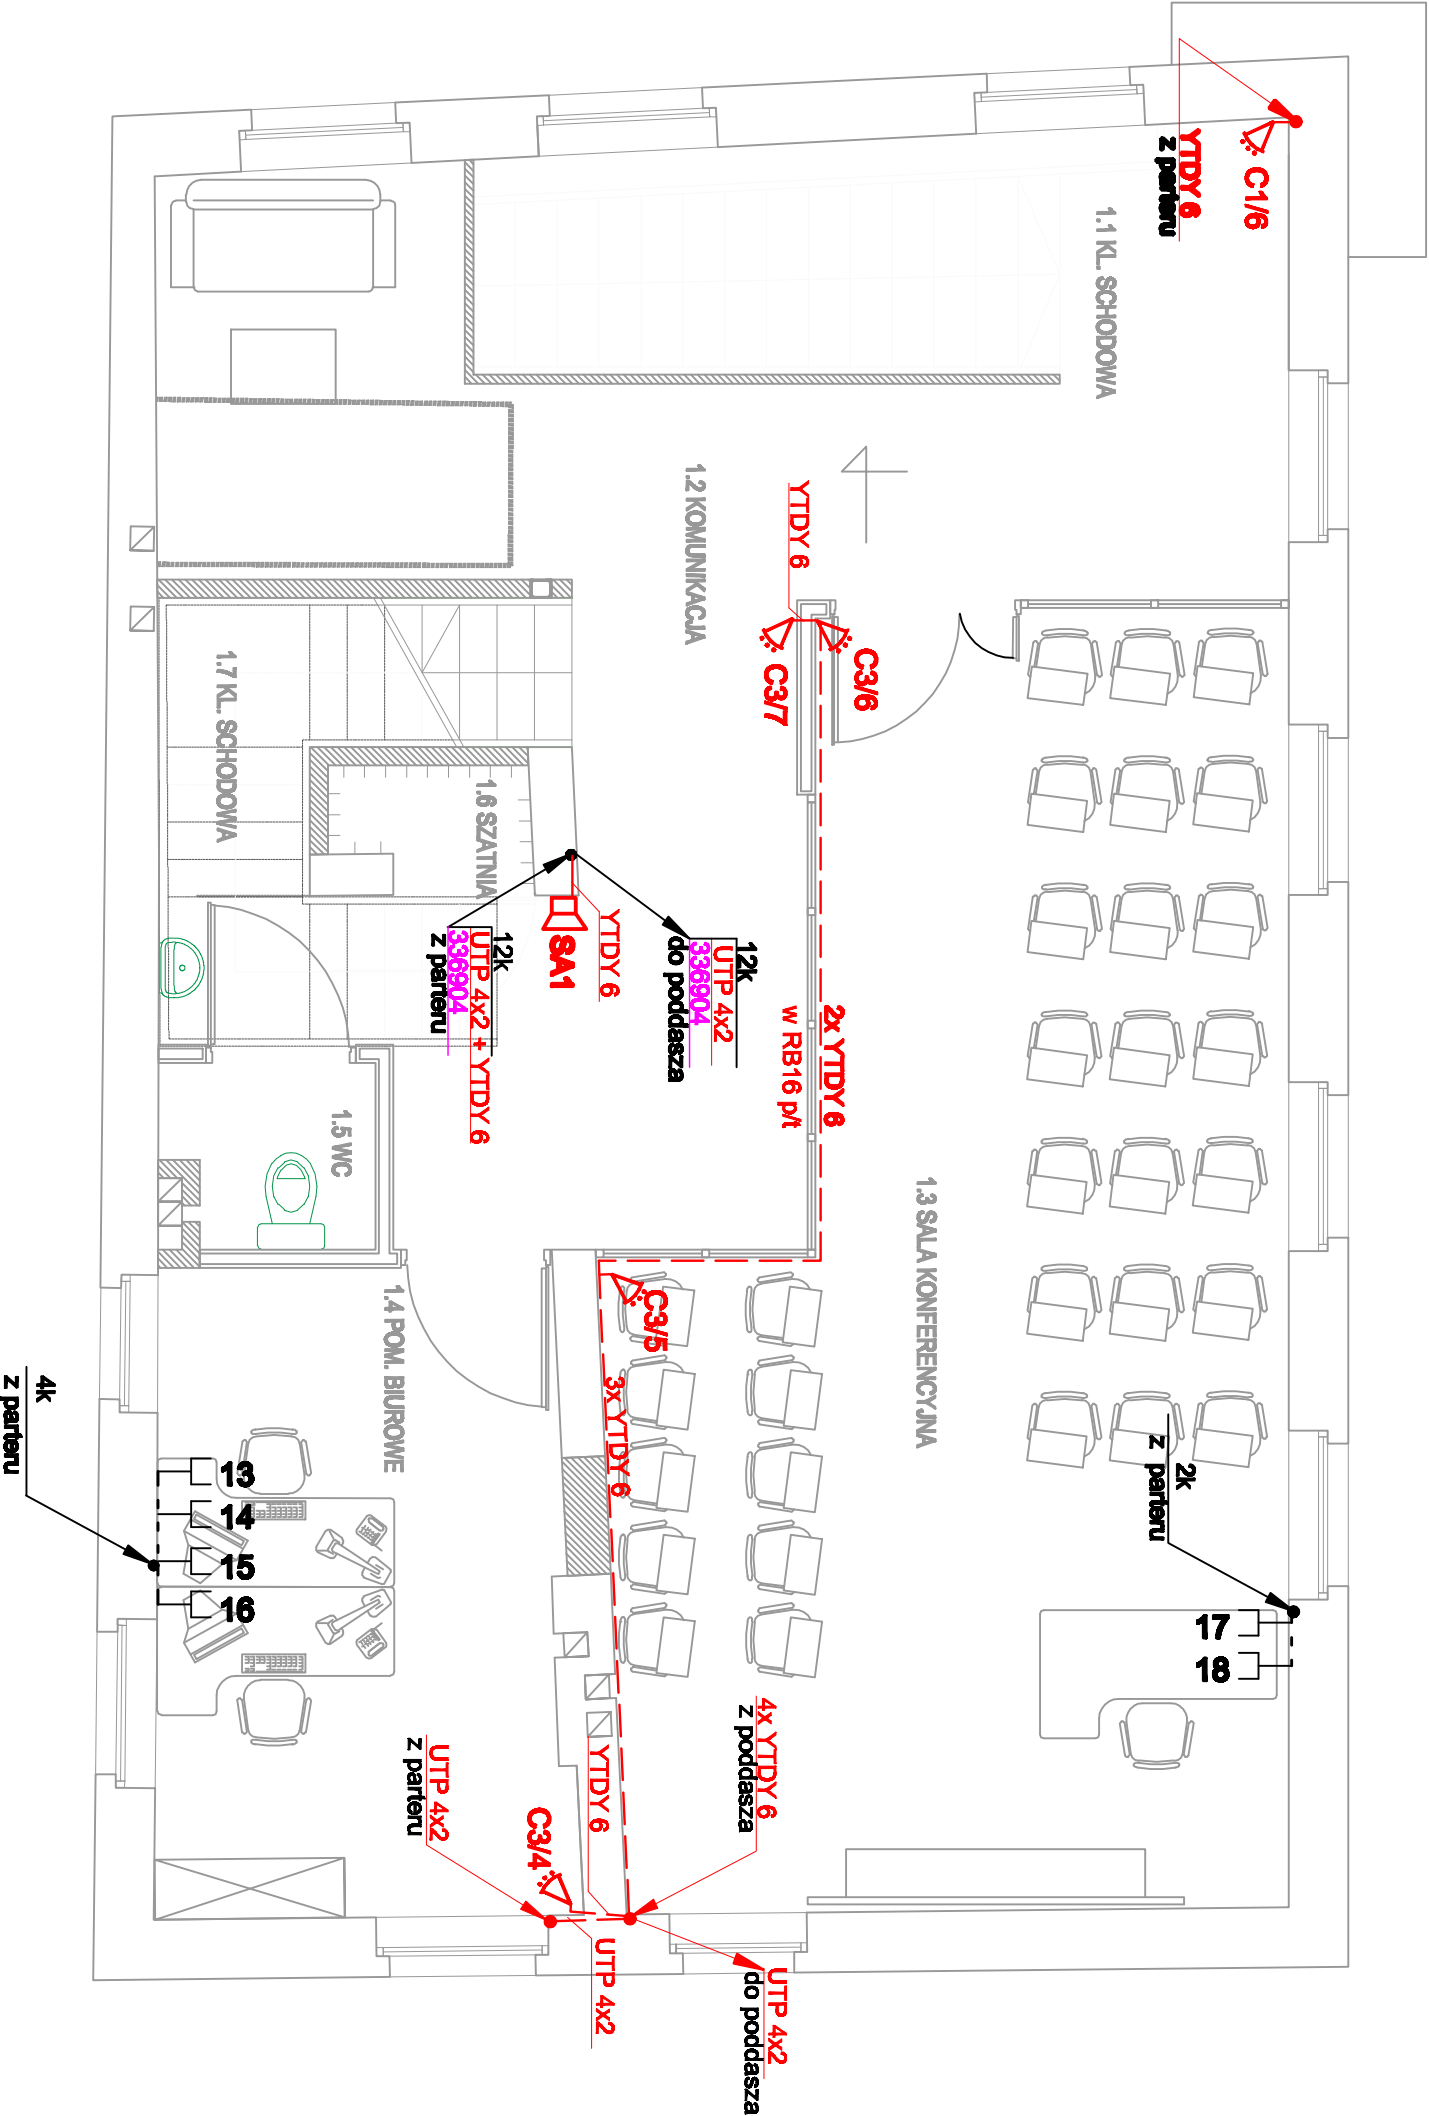

Obiekt / Temat:

PRZEBUDOWA BUDYNKU PRZY UL. KUŚNIERSKEJ 12B
W SZCZECINIE DLA POTRZEB BIUROWYCH GŁÓWNEGO PUNKTU
INFORMACYJNEGO FUNDUSZY EUROPEJSKICH PRZY URZĘDZIE
MARSZAŁKOWSKIM WOJEWÓDZTWA ZACHODNIOPOMORSKIEGO

Adres/Nr działki: Szczecin, ul. Kuśnierska 12b
DZ.NR 36/2, 36/3, 39/17 obwód 1037

Inwestor: URZĄD MARSZAŁKOWSKI WOJEWÓDZTWA ZACHODNIOPOMORSKIEGO
Szczecin, ul. Korsarzy 34

Faza: PROJEKT WYKONAWCZY

Jednostka Projektowa:

adres siedziby: ul. Trentowskiego 34, 71-303 Szczecin
adres pracowni projektowej: "URBICON" Sp. z o.o.
ul.Korzeniewskiego 1, 70-211 Szczecin
Tel./fax. (48) 091 4821333, (48) 0914827217
e-mail: urbicon@urbicon.pl www.urbicon.v.pl

Główny projekt.

Biuranza: ARCHITEKTURA

Architektura: Nr upr/ Nr tdy Data Podpis
Autor: mgr inż.MARIUSZ BORKOWSKI ZBP/0092/Z007/06

Opis:

Sp.	mgr inż.JAN KOWALSKI	1071/98/U	
-----	----------------------	-----------	--

Tytuł rys.:

PLAN INSTALACJI TELETECHNICZNYCH
I PIĘTRO

Data: 1.1.2009 Skala: 1:50 Nr rys.: PW/T/03

Nr proj.: U/UM/SZ/2009/09

Projekt stanowi program autorski. Kopiowanie i wykorzystywanie bez zgody Pracowni Projektowej URBICON zabronione.
Stwierzone naruszenia podlegają karze karami przewidzianym w art. 171 i 172 ustawy o prawie autorskim i prawach pokrewnych.
Prace budowlane wykonywać zgodnie ze sztuką budowlaną.